



SCHEMA DI INSTALLAZIONE SERBATOIO IDRICO CON AUTOCLAVE  
NON OGGETTO DEL PRESENTE INTERVENTO

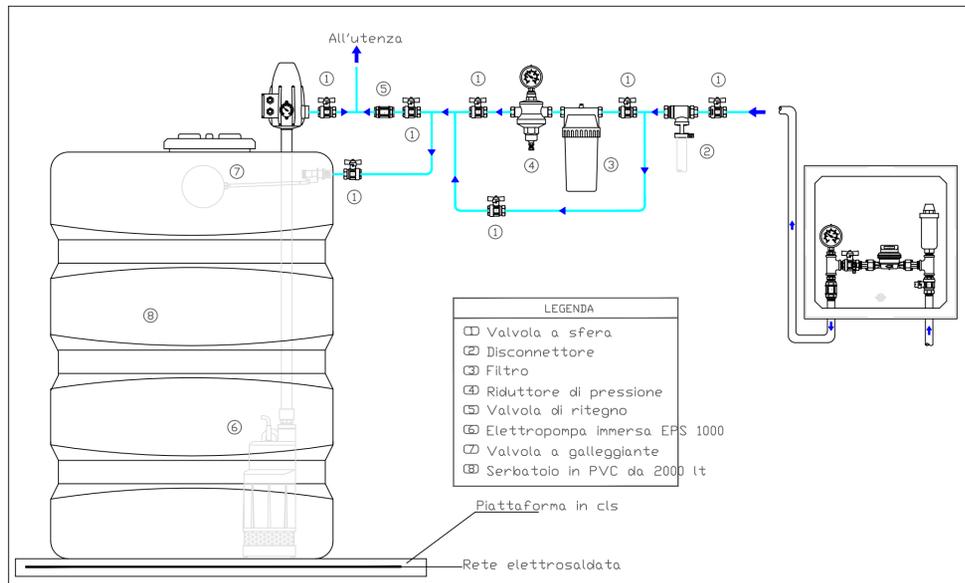

CENTRALINA DI DISTRIBUZIONE ACQUA SANITARIA O RISCALDAMENTO

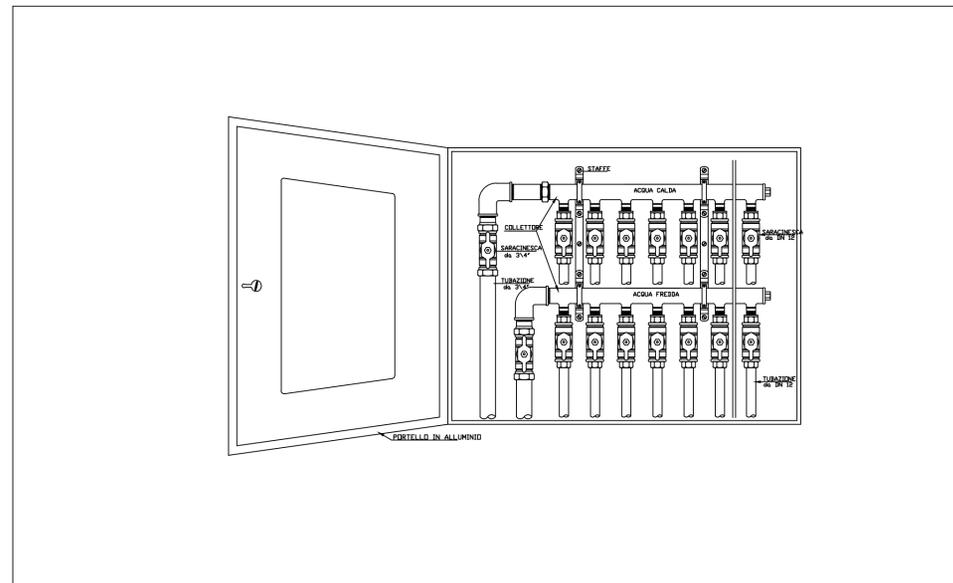

LEGENDA:

- Tubazione di scarico in PVC acque nere
- Tubazione multistrato adduzione idrica
- Discendente in PVC acque nere
- ⊗ Pozzetto fognario con chiusino in ghisa dimensioni interne 60 x 60 x H var.
- Pozzetto idrico con chiusino in ghisa dimensioni interne 60 x 60 x H var.
- Collettore complanare alimentazione utenze
- Tubazione acqua calda
- Tubazione acqua fredda

COMMITTENTE

**AMM.NE COMUNALE DI VILLVERDE**  
VIA I NDIPENDENZA, 3 - 09090 VILLVERDE (OR)

REALIZZAZIONE DI UNA STRUTTURA SOCIO SANITARIA

LIVELLO DI PROGETTAZIONE

**PROGETTO ESECUTIVO**

ELABORATO

**PROGETTO SCHEMI IMPIANTO IDRICO E FOGNARIO**

Tavola	Scala	Data	Revisioni
<b>6</b>	1:100	SETTEMBRE 2018	NOVEMBRE 2018

Progettista


**Ing. MASSIMO ABIS**  
Sede legale: via Emilio Lussu n.26 - 09092 ARBOREA (OR)  
Studio professionale: via Dei Carriolanti n. 25d - 09092 - ARBOREA (OR)  
Tel./Fax: 0783 800591 - Cell: 347 2810939 - E-mail: ing.maxabis@libero.it

IL SINDACO  
Dott. Agr. Sandro Marchi

IL RUP  
Geom. Basilio Pusceddu

COMUNE DI VILLA VERDE

PIANTA PIANO TERRA  
Scala 1:100

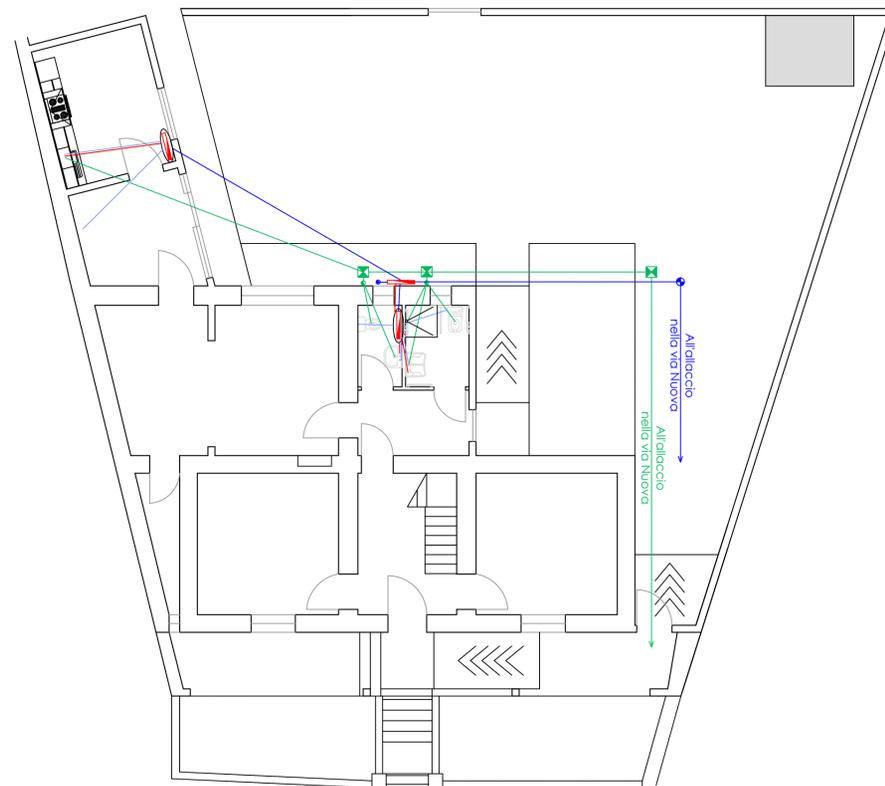

PIANTA PIANO PRIMO  
Scala 1:100

